



ABACO DEGLI INTERVENTI
Area esterna e interna
+0.00

Scala
1:200

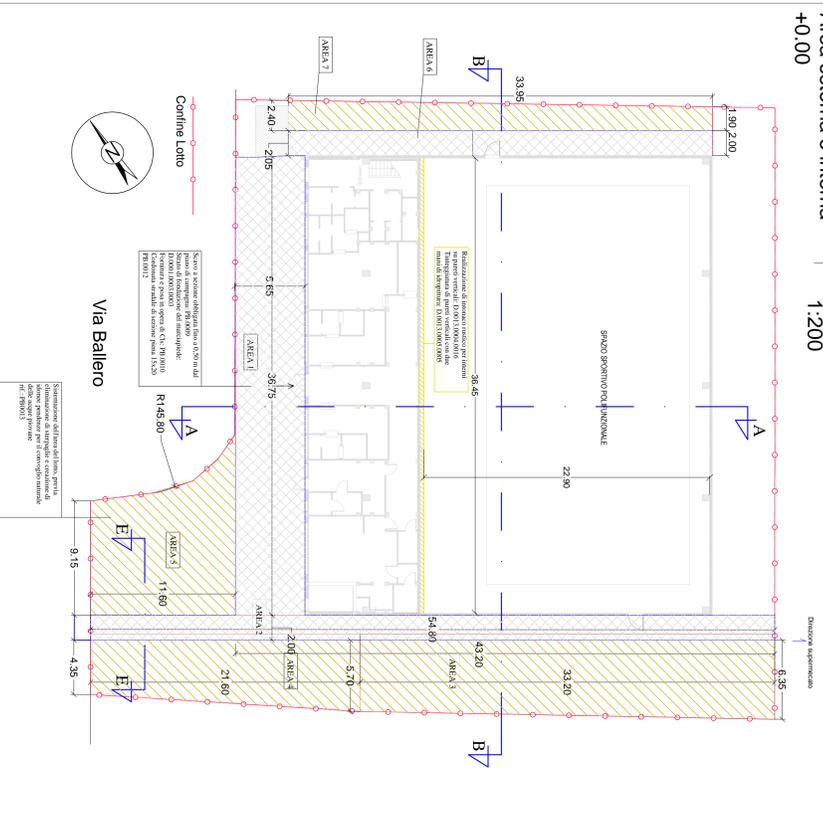


ABACO DEGLI INTERVENTI
Intradosso Area Giuoco
+8.00


Scala
1:200

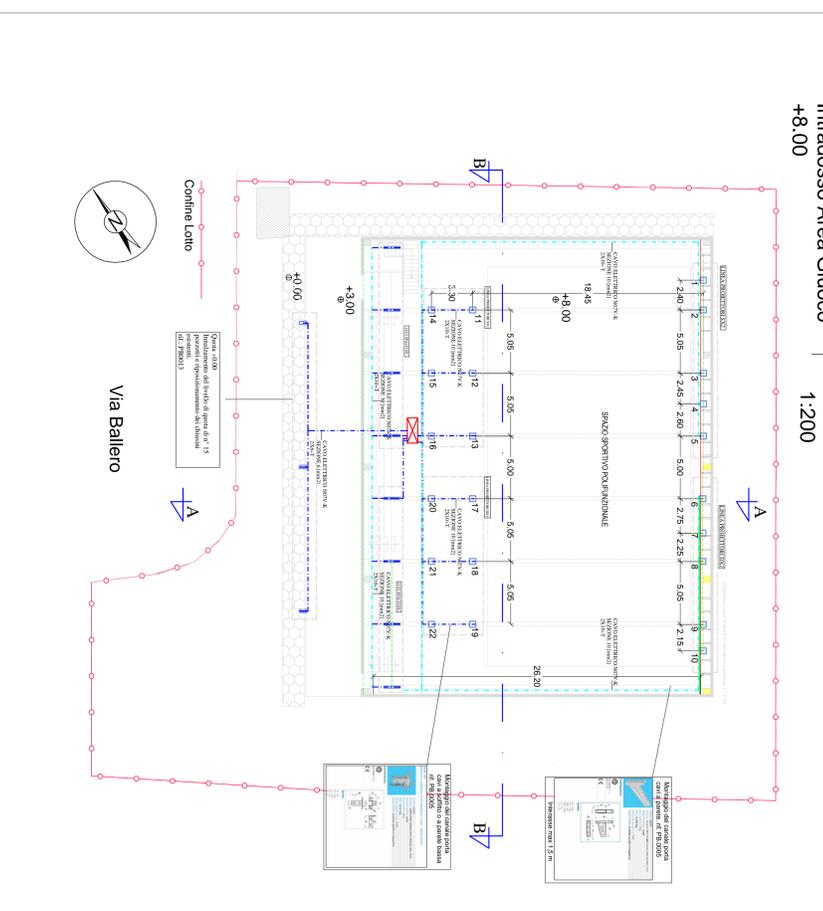

AREA GIUOCO E SPALTI

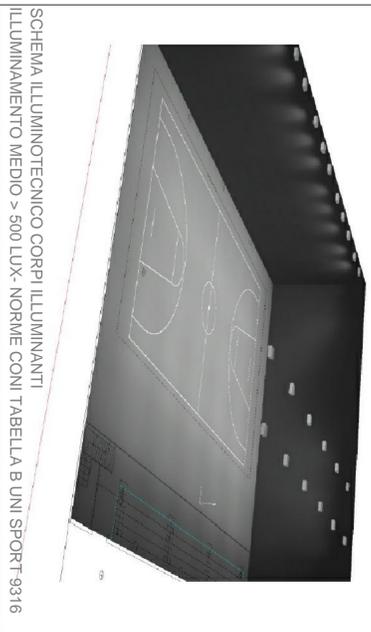

SCHEMA ILLUMINOTECNICO CORPI ILLUMINANTI
ILLUMINAMENTO MEDIO > 500 LUX - NORME CONI TABELLA B UNI-SPORT-9316

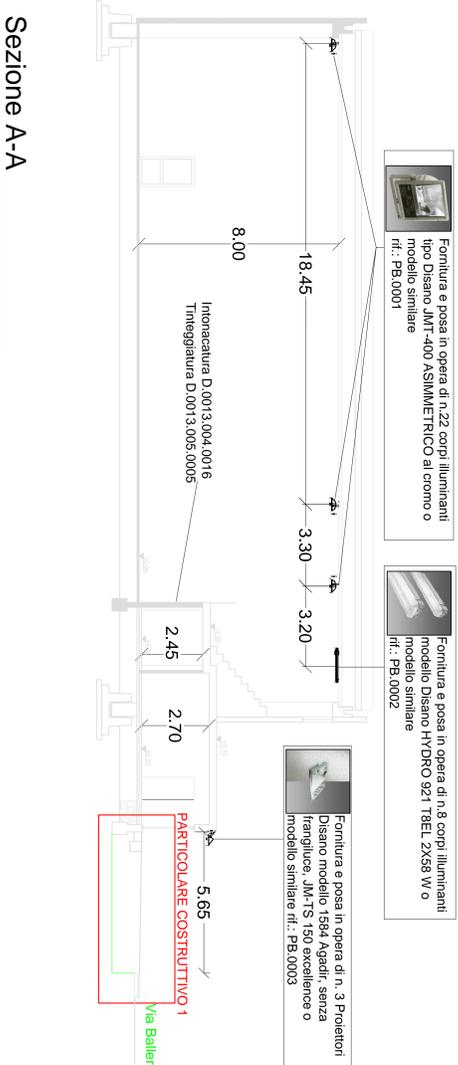

Foritura e posa in opera di n. 22 corpi illuminanti
tipo Disano JM1-400 ASSIMETRICO di colore o
modello simile
rif.: PB.0001

Foritura e posa in opera di n. 8 corpi illuminanti
modello Disano HYDRO 921 TR8EL ZX58 W o
modello simile
rif.: PB.0002

Foritura e posa in opera di n. 3 Proiettori
Disano modello 1584 Agadir, senza
frangiflujo, JM-TS 150 excellence o
modello simile rif.: PB.0003



Scala 1:100

COMUNE DI DECIMOMANNU
Provincia di Cagliari



2° Lotto di Completamento della Palestra Polifunzionale
Progetto Definitivo Esecutivo


ELAB. **5**
CONTENUTO
ELABORATI GRAFICI
ABACO INTERVENTI E PARTICOLARI COSTRUTTIVI:
- IMPIANTI
- OPERE CIVILI

DATA: 04/2012
PROGETTISTA
Dot. Ing. Samuel Salis
COMUNE DI DECIMOMANNU - SETTORE TECNICO


LEGENDA INTERVENTI

SIMBOLO GRAFICO	LAVORAZIONI
	Scavo a sezione obliquata fino a 0,50 m dal piano di campagna. PB.0009
	Stato di fondazione del marciapiede: D.0001.0003.0003
	Foritura e posa in opera di C/S: PB.0010
	Cordonata stradale di sezione piena 15x20 PB.0012
	Sistemazione orografica area del lotto, previa eliminazione di sterpaglie e creazione di adeguato profilo per il convogliamento naturale dell'acqua piovana: PB.0011
	Rinnesi in quota di n°15 pozzeri e riposizionamento chinati: cod.: PB.0013
	Realizzazione di insonoro nataso per interni su pareti verticali: D.0013.0004.0016
	Tinteggiatura di pareti verticali con due mani di adopratura: D.0013.0004.0016
	IMPIANTO ELETTRICO (q. +8,00 m) - n. 22 corpi illuminanti: PB.0001 - n. 3 corpi illuminanti: PB.0002 - n. 3 corpi illuminanti: PB.0003
	Completamento quadro elettrico (q. + 1,00 m) con aggiunta n. (0) magnetotermici PB.0004
	Foritura e posa in opera di conduttore unipolare di sezione RAL 7052 di dimensioni 100x100 mm: PB.0005
	Foritura e posa in opera di conduttore unipolare in rame di varie sezioni: PB.0006-7-8
	Sezionamento Quadro
	Quadro Elettrico
	Corpi Illuminanti
	Tancchi del canale in acciaio porta cavi
	Montaggio a parete
	Montaggio madressa trave
	Sezionamento Quadro


SEZIONE E-E Scala 1:20

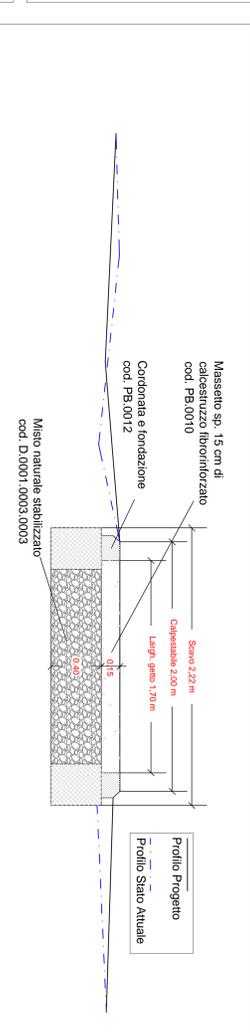

PARTICOLARE COSTRUTTIVO 1 Scala 1:20

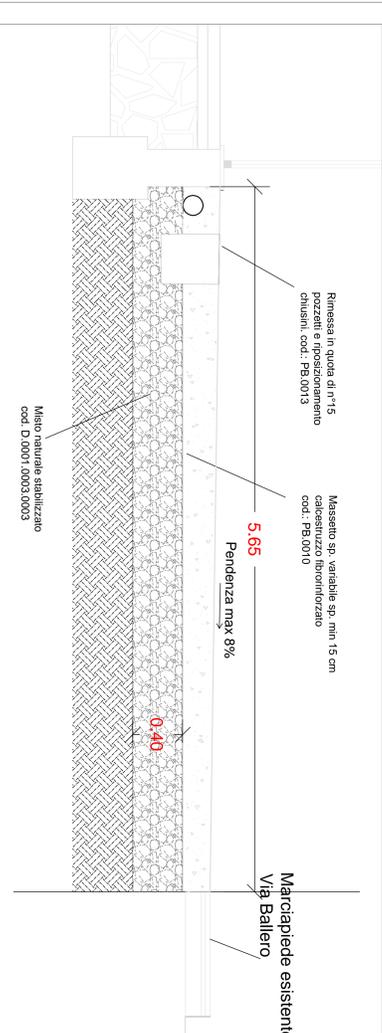

PARTICOLARE COSTRUTTIVO 2 Scala 1:20

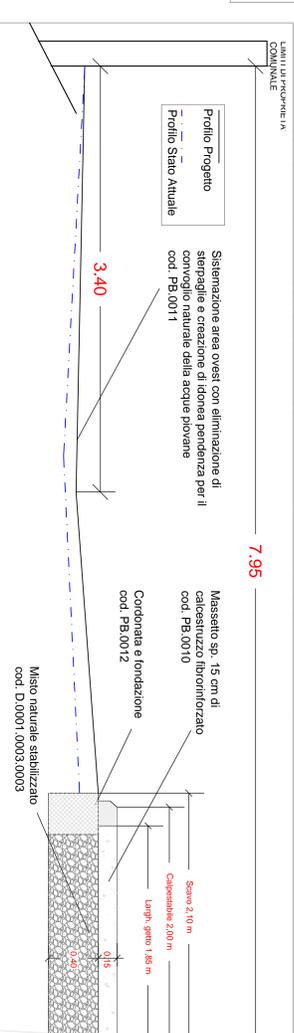

PARTICOLARE COSTRUTTIVO 3 Scala 1:20

